


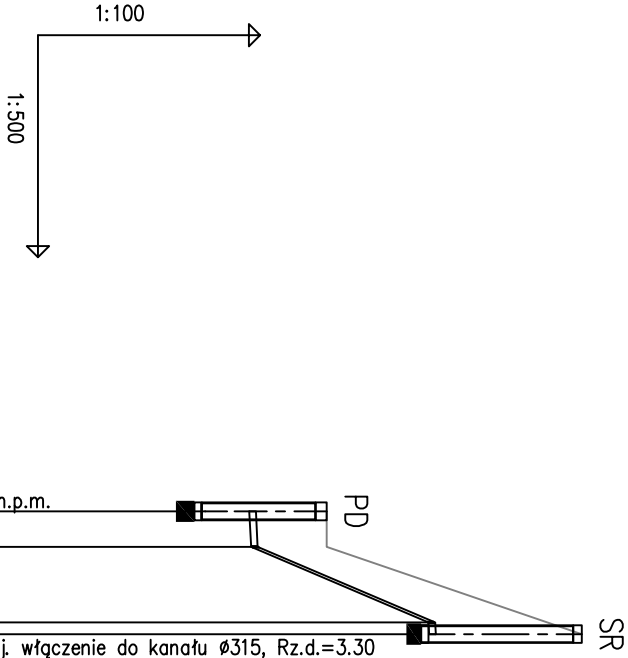

POZIOM PORÓWNAWCZY	-5.00 m n.p.m.	przepompownia Ø1.5m Rz.d.=1,5m n.p.m.	Proj. włączenie do kanału Ø315, Rz.d.=3.30	Studnia Rozprężna Ø1000
RZĘDNA TERENU ISTN.	3.90	3.90	6.88	7.40
RZĘDNA OSI KANAKU	2.90	2.92	5.32	5.33
ZAGŁĘBIENIE OSI KANAKU	1.00	0.98	1.56	2.07
SPADKI, DŁUGOŚCI	1‰/47‰	1‰	1‰	1‰
ŚREDNICA, MATERIAŁ	Ø125	PE	Ø125	PE
ODLEGŁOŚCI	0.00	2.40	2.40	5.10
HEKTOMETRY	PD	SR	SR	SR

Generator rysunkowy 7.20 (www.spl-soft.com.pl)



Narodowa Fundacja Ochrony Środowiska
Zakład Technicznych Usług Komunalnych

70-402 Szczecin, ul.Kaszubska 59/6, tel.:4333913

Nazwa inwestycji
Projekt budowlany podłączenia budynków przy ul.Stołczyńskiej nr.150,152,154 do kanalizacji sanitarnej i deszczowej.

Proj. K. Barański
Nr.upr.231/Sz/82
Nr umowy 583/09

Temat opracowania
Kanalizacja sanitarna i deszczowa oraz wyłączenie z eksploatacji istniejących zbiorników i sieci.

Oprac. A.Malinowska
Nr.upr.ZAP/0168/P005/08

Nr rys.

Spr. S. Łukasinski

Nr.upr.56/97

4

Profil rurociągu tłoczego kanalizacji deszczowej Ø125PE

Branża wod-kan

Faza P.B.

Data 05.2009

Skala 1:100/500