



(WLZ) 5xLY35mm²
Kierunek ZL-3.L.

(WLZ) 5xLY35mm²
Kierunek ZL-3.P.

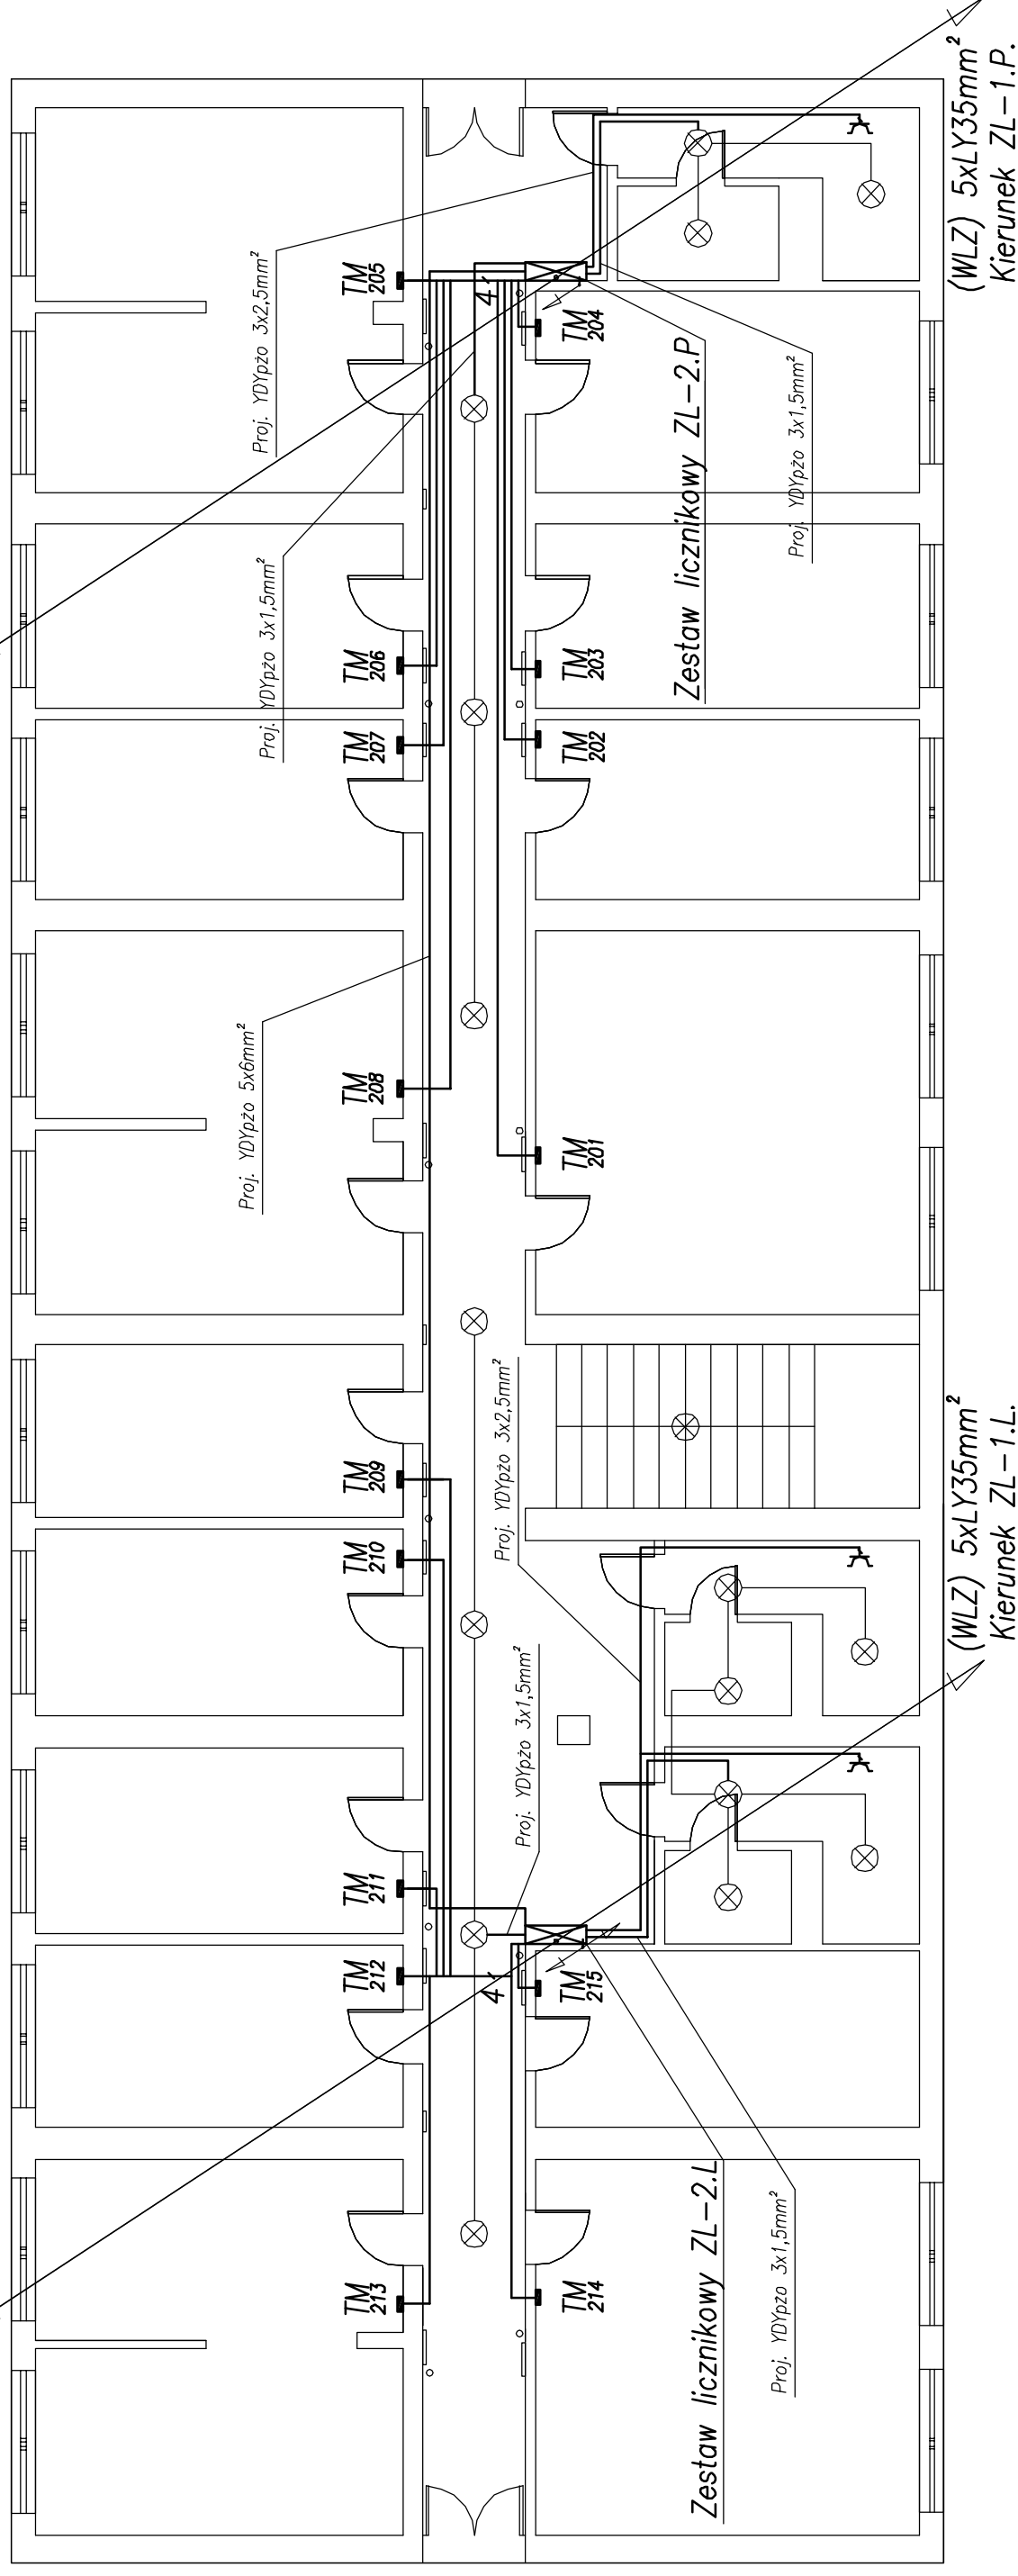

UWAGI:

1. Zestawy licznikowe ZL nasienne.
2. Do tablic mieszkaniowych prowadzić przewód w tynku YDYpzo 3x4mm²
3. Połączenia między zestawami licznikowymi wykonac w rurach osłonowych o min. średnicy 37 mm.

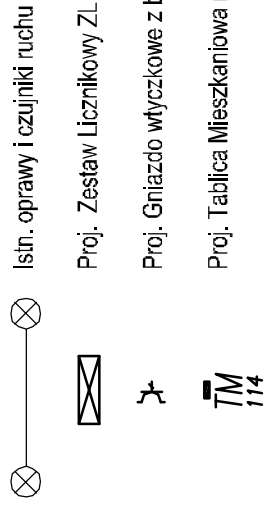

| | |
|---|--|
| ELES PROJEKT LUKASZ STAWIEJ UL. KSIECIA BARNIMA III WIELKIEGO 933 71-437 SZCZECIN | |
| INWESTYCJA | REMONT INSTALACJI ELEKTRYCZNEJ W BUDYNKU MIESZKALNO-USŁUGOWYM |
| ADRES | UL. KOMUNY PARYSKIEJ 2/3 W SZCZECINIE |
| INWESTOR | ZARZĄD BUDYNKÓW I LOKALI KOMUNALNYCH ZAKŁAD BUDŻETOWY W SZCZECINIE UL. MARACKA 25, 70-546 SZCZECIN |
| BRANŻA | Elektryczna |
| PROJEKTANT | mgr inż. Rafał Urzędnik ul. nr 50/5076 |
| SPRAWDZIŁ | mgr inż. Waldemar Kołba ul. nr ZAP/067/PCE/07 |
| OPRACOWAŁ | mgr inż. Łukasz Stawiej |

| | | | |
|-----------------------|---------|---------|-------|
| Rzut II piętra | | | |
| DATA | 10/2009 | SKALA | 1:100 |
| | | RYS NR. | 7 |