


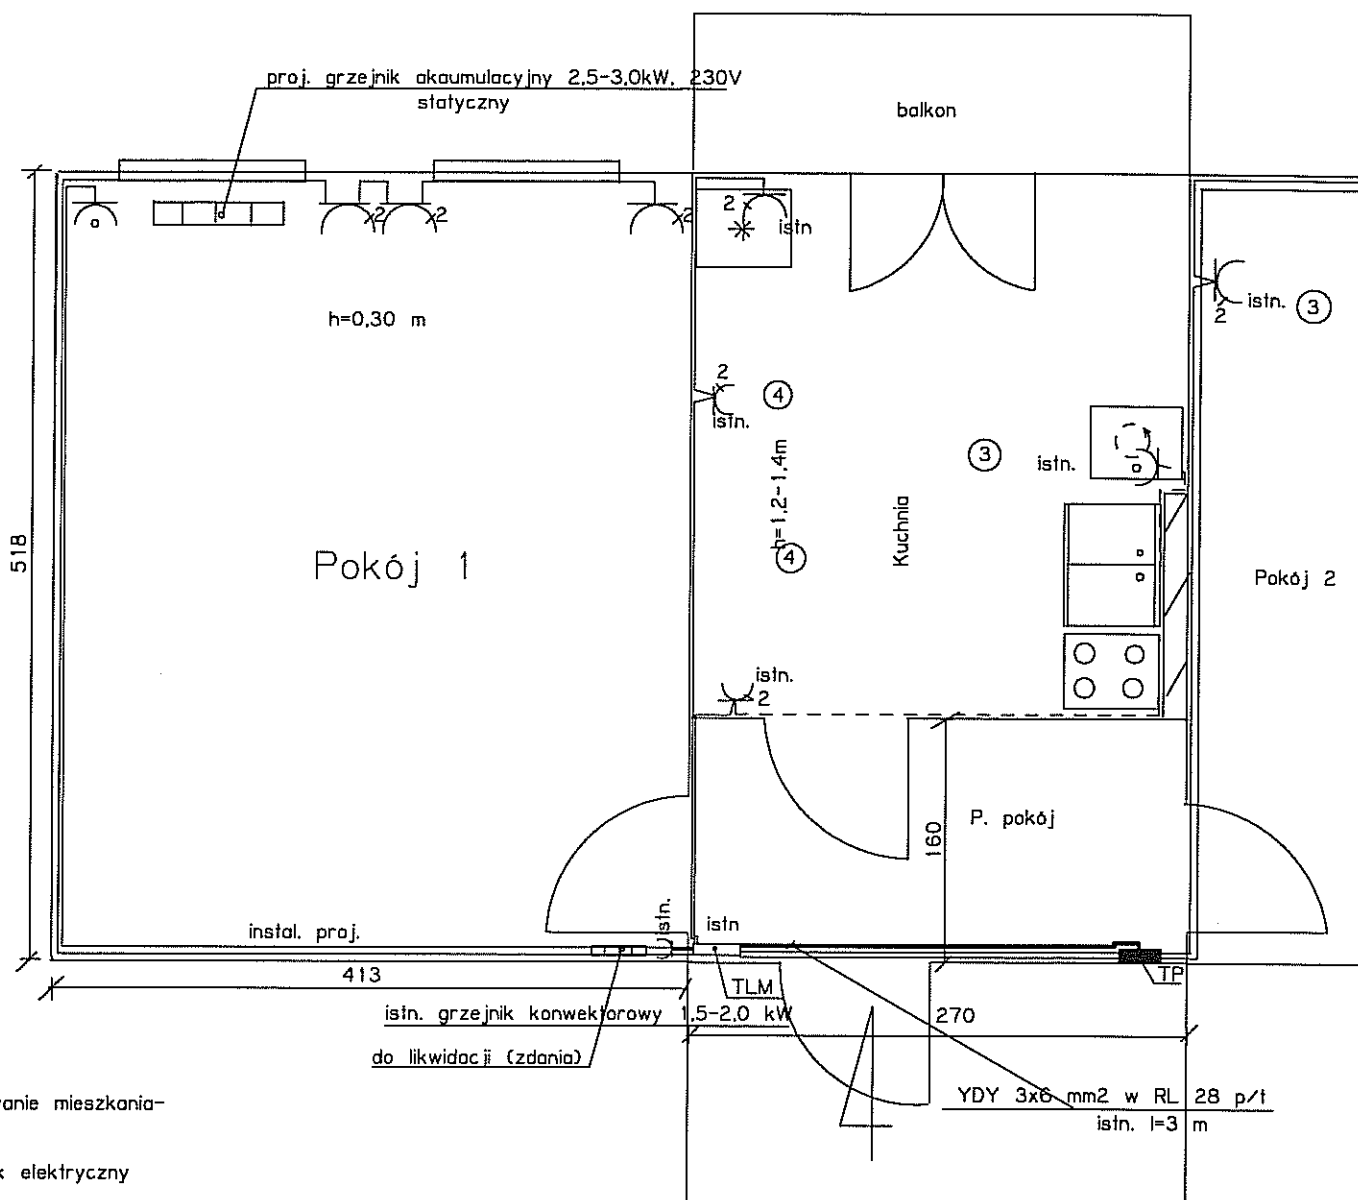

Oznaczenia:

--- istn. obw. YDYp3x1,5 mm² w/t

— instal. gn. wtyk. proj.

gn. wtyk. podwójne

gn. wtyk. bryzgoszczelne

grzejnik elektr. akumulacyjny statyczny

Uwaga: grzejnik nie ustawiać bezpośrednio pod parapetem okna!

③ oznacz. obwodu

Skala 1:50

Remont instalacji elektrycznego ogrzewania ul. Barbary 2/4

II etap

Plan remont. instalacji elektrycznej

Rys. 1