

RZUT MIESZKANIA
PROJEKT

SKALA 1:50


LEGENDA

- BOAZERIA
- ⊙ LODÓWKA
- Ⓡ PRAŁKA
- ← W WENTYLACJA
- ▨ ZAMUROWANIA

UWAGI

- Wnęka podokienna głęb.13cm
- Przekroje wg rys nr
- Zestawienie stolarki wg rys nr

Pu=37.27m²

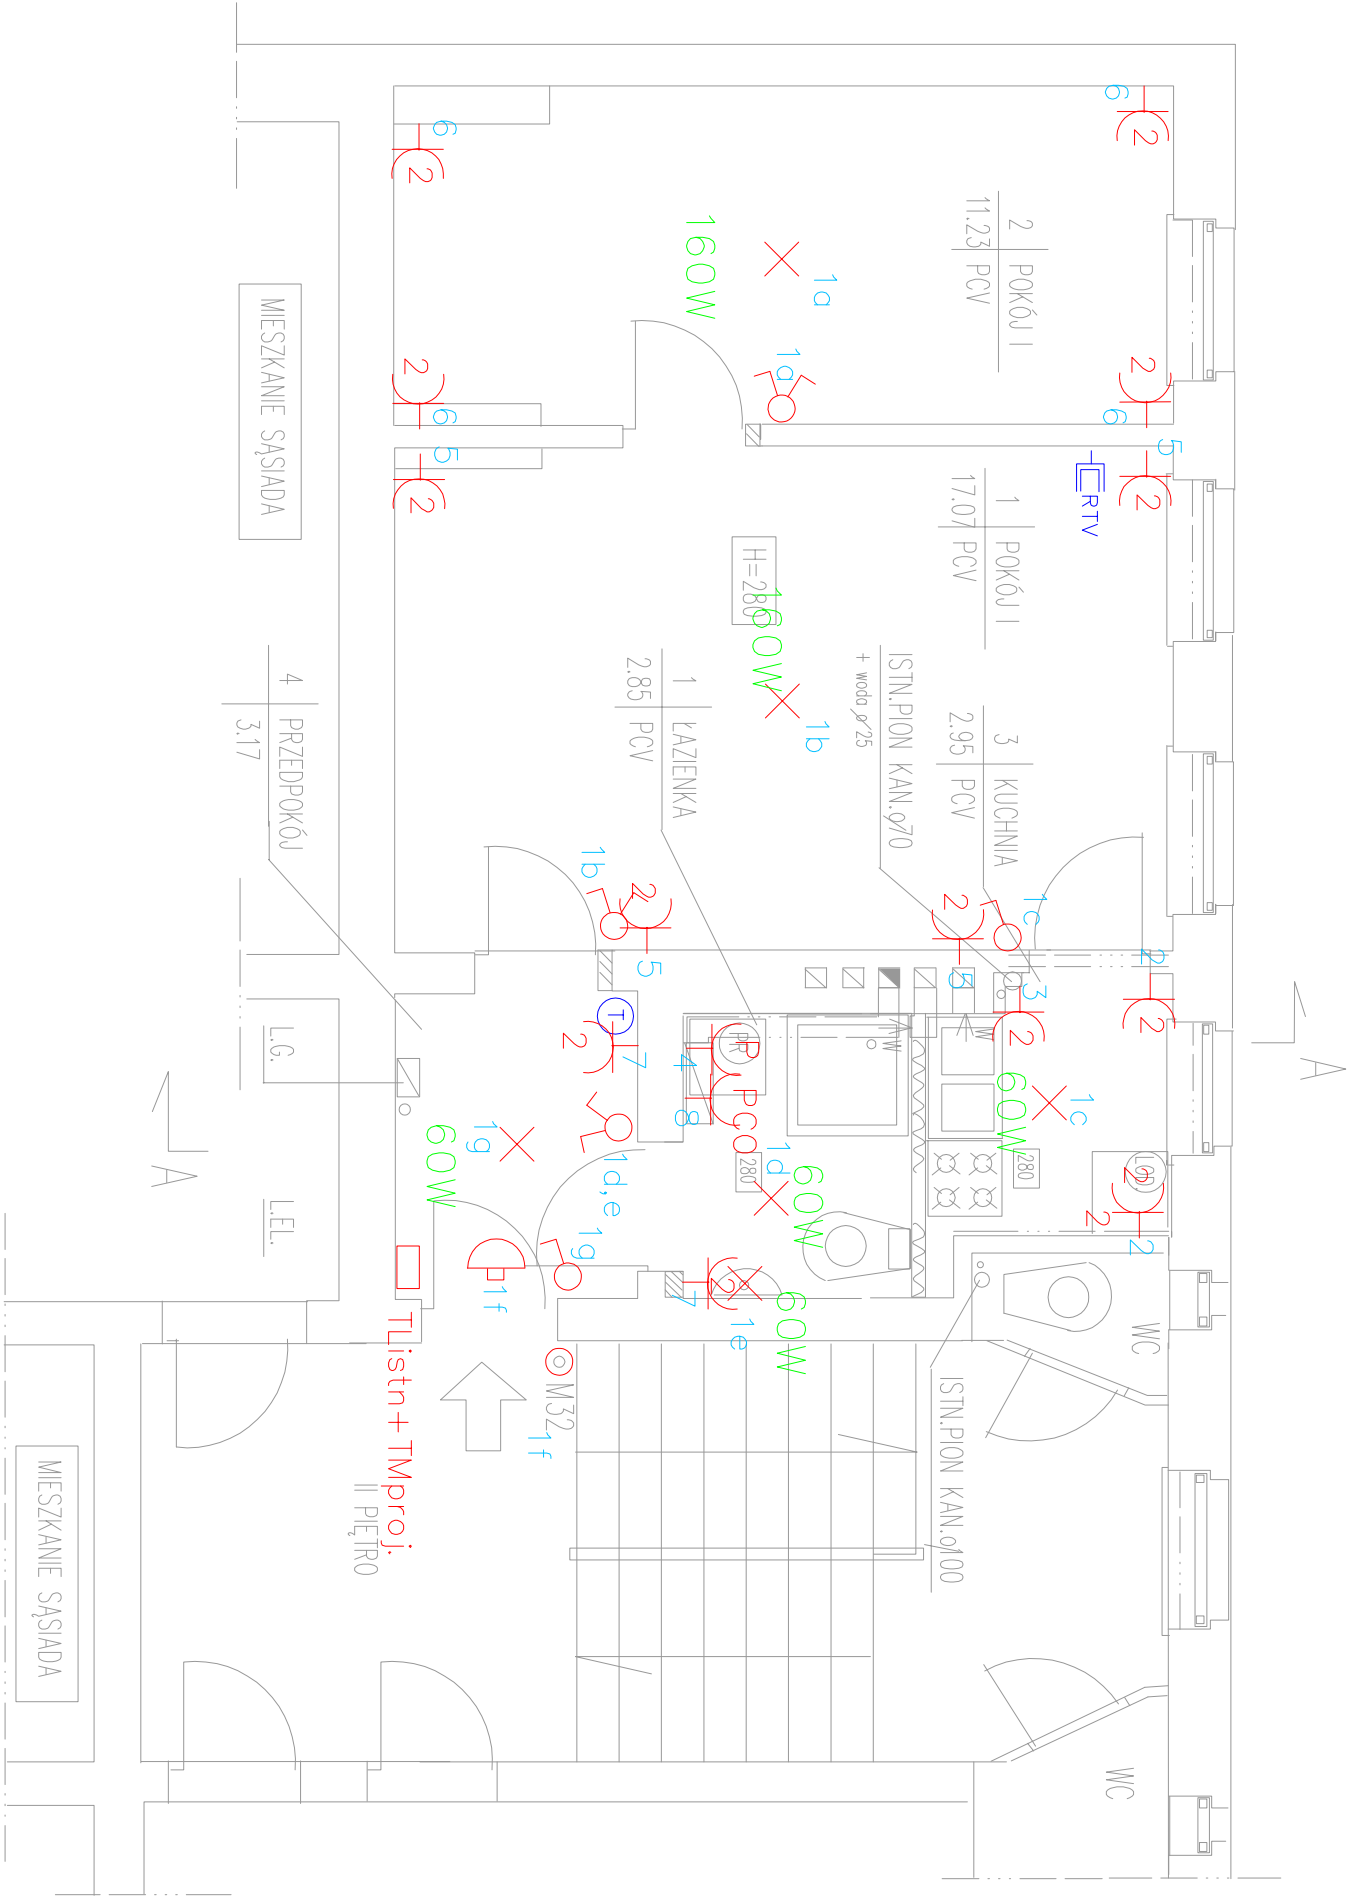

UWAGA
Istn. instalacje elektryczną zdemontować, a w jej miejsce wykonać nową jako p/t.

Rodzaj inwestycji: REMONT LOKALU MIESZKALNEGO Z PRZEBUDOWĄ: WYDZIELENIE ŁAZIENKI Z CZĘŚCI KUCHNI ORAZ C.O. GAZOWE			
Obiekt BUDYENK MIESZKALNY WIELORODZINNY			
Adres SZCZECIN UL. JAGIELLOŃSKA 69/32 DZ. NR 3/19 OBR. 2153			
Inwestor GMINA MIASTO SZCZECIN			
Tytuł rysunku PLAN INSTALACJI ELEKTRYCZNYCH			
Projektował mgr inż. J. Wyszomirska	Nr uprawnień 205/Sz/84		Podpis
Sprawdził mgr inż. T. Wieczorek	Nr uprawnień 236/Sz/82		Podpis
Data 03.2010 r.	Skala 1:50	Nr rysunku 4.1	