


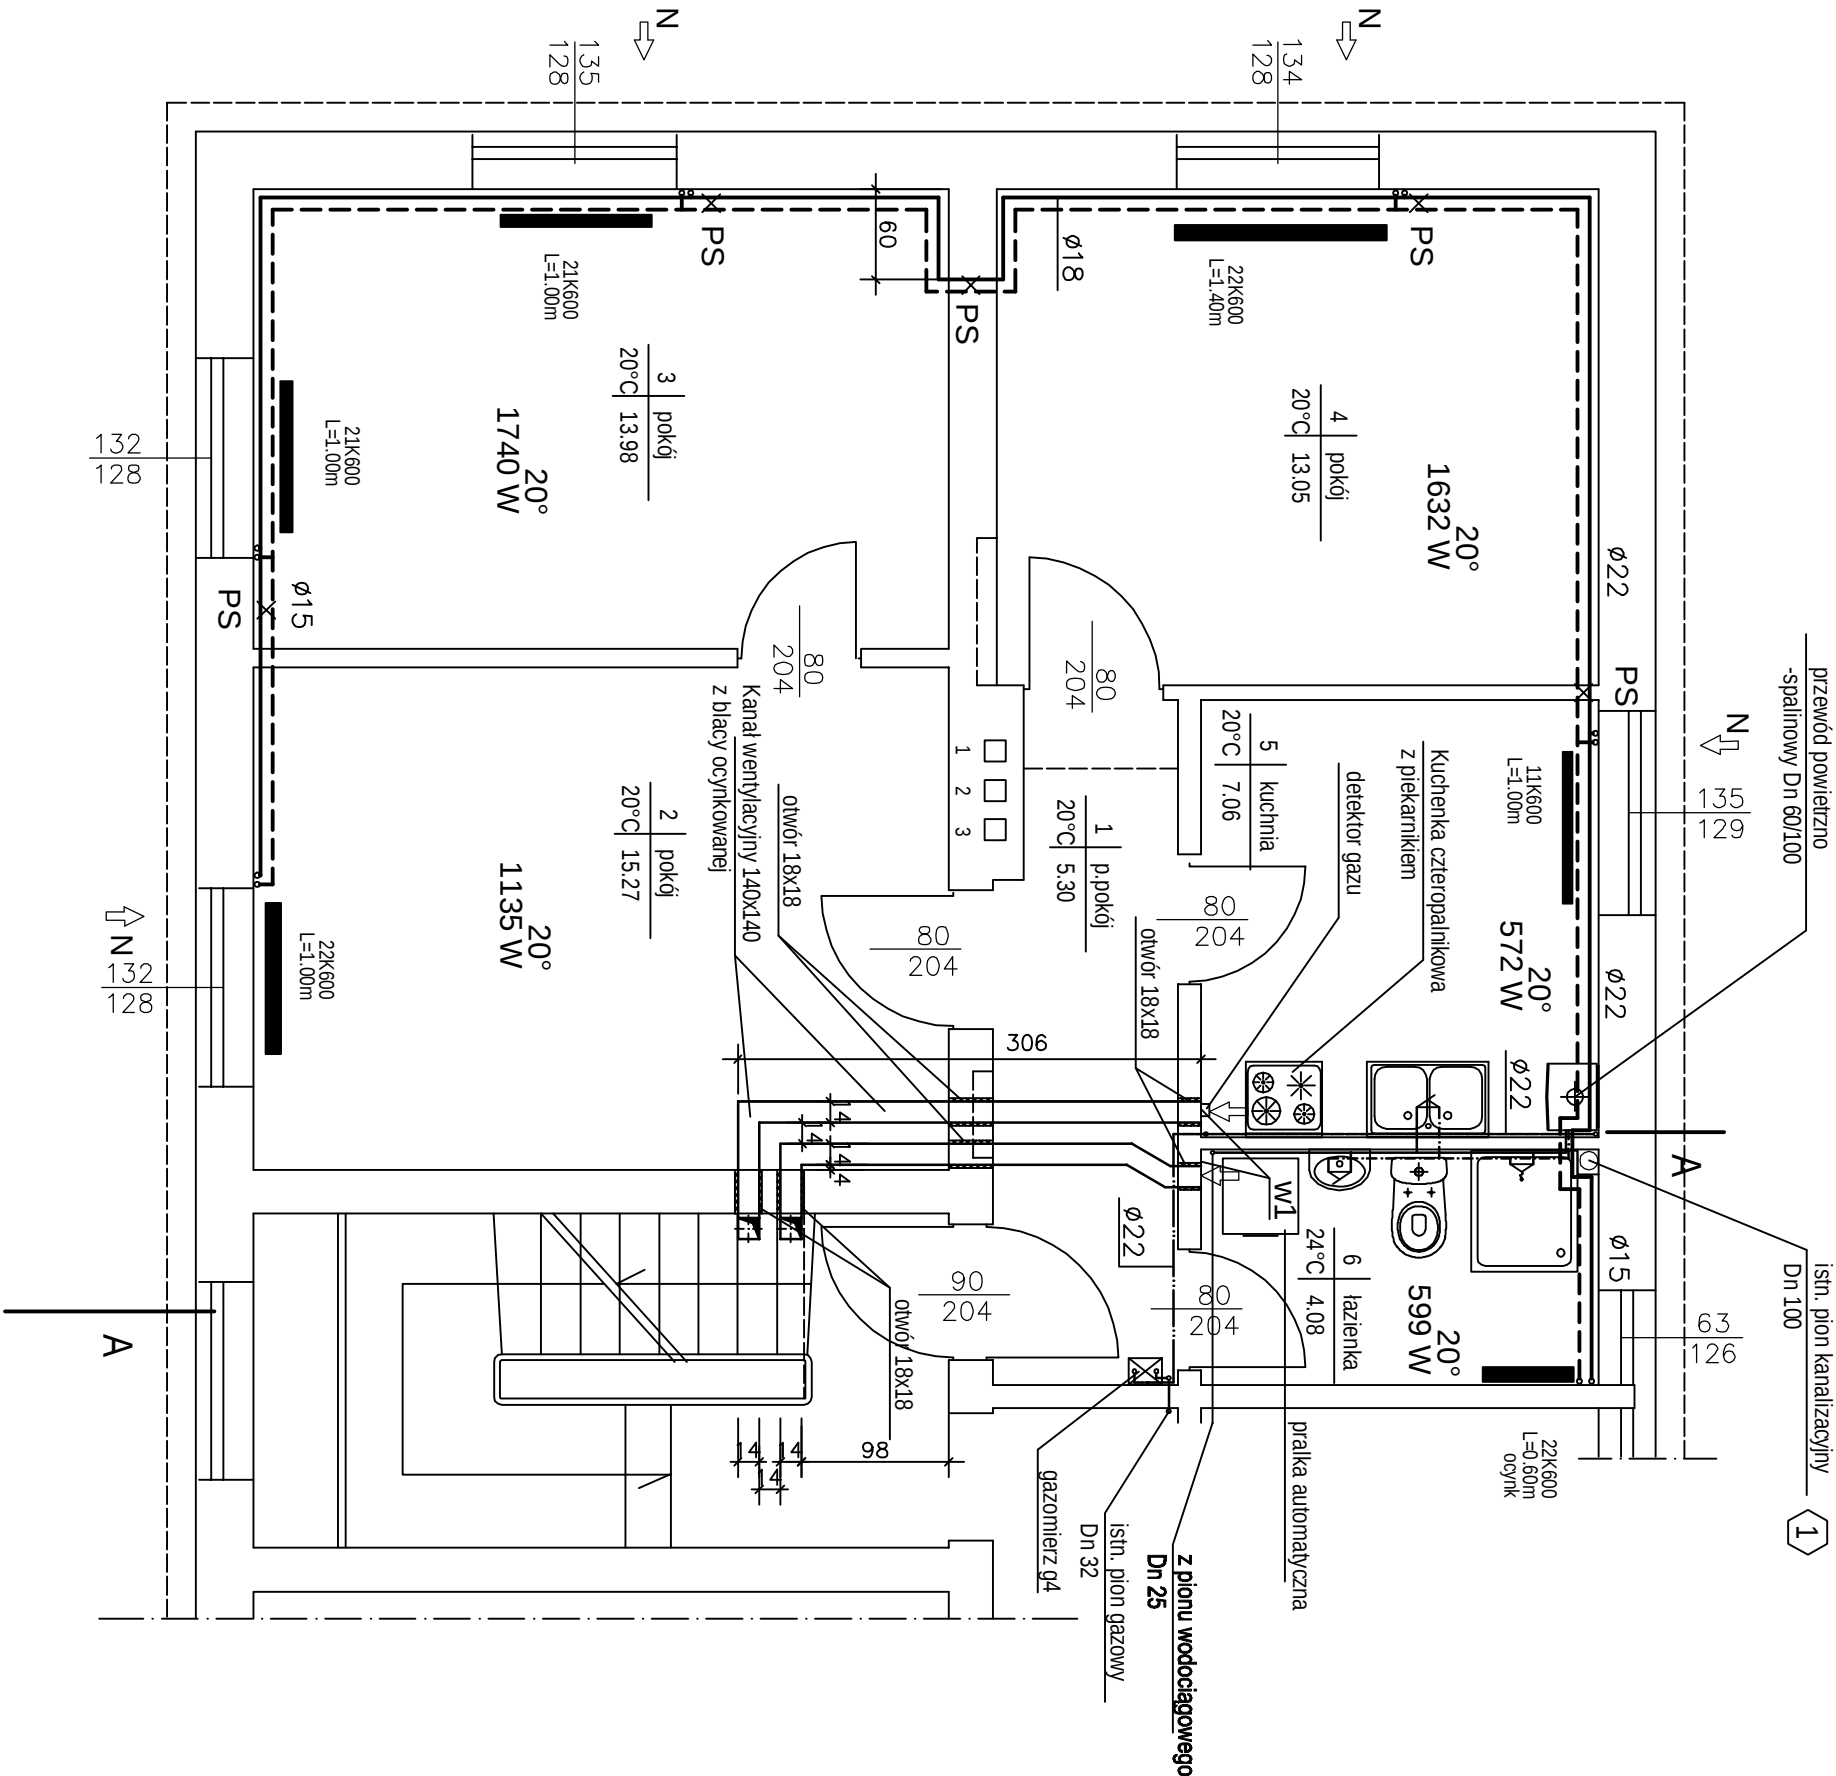

RZUT MIESZKANIA

OZNACZENIA:

- instalacja wody zimnej
- instalacja wody ciepłej
- instalacja gazowa
- instalacja CO
- nawietrzak okienny ciśnieniowy

× PS

punkt stały

UWAGA:

średnica instalacji WOD-KAN
podano na rozwinięciu

Logo of PetroNova

PetroNova
71-016 Szczecin ul. Bratiborska 2

tel/fax: +91 46 46 098/ 46 46 099, e-mail: petronova.szczecin@wp.pl

adres inwestycji:
ul. Ku słońcu 43 m 2,
71-046 Szczecin
dz. nr 108/2 obr. geod. 2098 w Szczecinie

Projekt budowlano-wykonawczy:
Przebudowa instalacji centralnego ogrzewania,
instalacji wod-kan i gazowej w lokalu
mieszkalnym w budynku wielorodzinnym

adres inwestycji:
ul. Ku słońcu 43 m 2,
71-046 Szczecin
dz. nr 108/2 obr. geod. 2098 w Szczecinie

Inwestor: Zarząd Budynków i Lokali
Komunalnych Zakład Budżetowy
ul. Mariacka 25, 70-546 Szczecin

branża: INSTALACJE SANITARNE faz. a. PB-1

PROJEKTANT:
mgr inż. Jan Ostaszewski
upr. nr B/23/87

SPRAWDZAJĄCY:
mgr inż. Wilhelm Heleniak
upr. nr 165/Sz/2002

rysunek:
RZUT MIESZKANIA

skala: 1:50 data: Szczecin, 09.2010 nr rys: 1