


Zestawienie elementów przewodów powietrzno-spalinowych

- k 1 przedłużenie współśrodkowe $\varnothing$ 60/100 l = 1,0m
- k 2 łącznik współśrodkowy $\varnothing$ 60/100
- k 3 przepust dachowy do dachu skośnego
- k 4 Pionowe wyprowadzenie przez dach $\varnothing$ 60/100

Zestawienie elementów przewodów wentylacji wywiewnej

- w 1 kratka wentylacyjna 140x140 mm (pokazana na rzucie)
- w 2 dyfuzor 140x140/Ø150 l=150
- w 3 przewód elastyczny izolowany (gr. izolacji 25mm)
- w 4 Podstawa dachowa Alnor typ TAGF 49 °
- w 5 wywietrzak wentylacyjny z łącznikiem Dospel typ WWO150

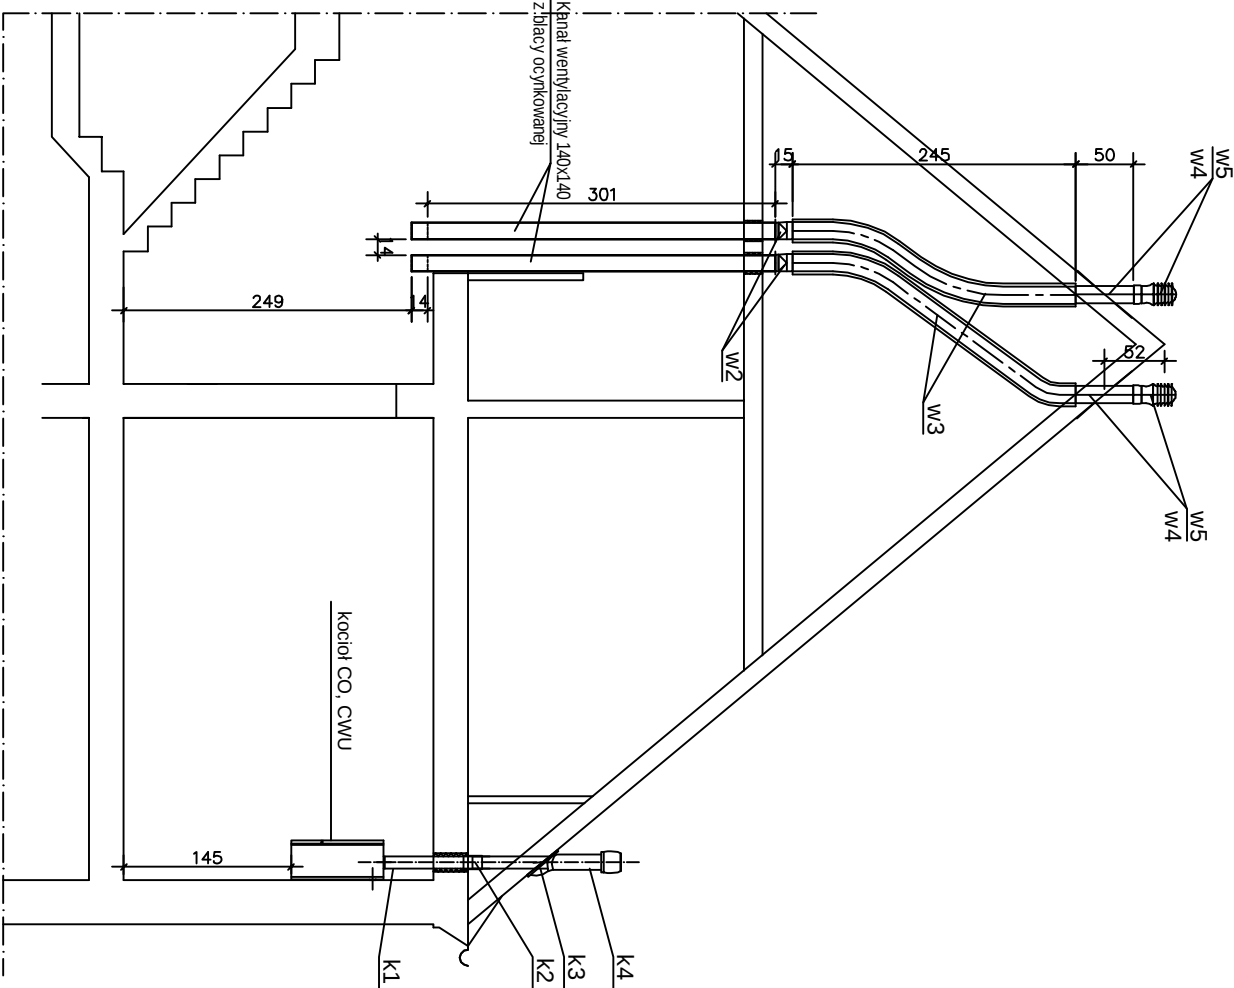

PRZĘKRÓJ A - A

jednostka projektowa: PetroNova 71-016 Szczecin ul. Braniborska 2	
tel/fax: +91 46 46 098/ 46 46 099, e-mail: petronova.szczecin@wp.pl	
Projekt budowlano-wykonawczy: Przebudowa instalacji centralnego ogrzewania, instalacji wod-kan i gazowej w lokalu mieszkalnym w budynku wielorodzinnym	
adres inwestycji: ul. Ku słońcu 43 m 2, 71-046 Szczecin dz. nr 108/2 obr. geod. 2098 w Szczecinie	
Inwestor: Zarząd Budynków i Lokali Komunalnych Zakład Budżetowy ul. Mariacka 25, 70-546 Szczecin	

branża: INSTALACJE SANITARNE	faza: PB-1
PROJEKTANT: mgr inż. Jan Ostaszewski upr. nr B/23/87	podpis :
SPRAWDZAJĄCY: mgr inż. Wilhelm Heleniak upr. nr 165/Sz/2002	podpis :

rysunek: WENTYLACJA I ODPROWADZENIE SPALIN PRZĘKRÓJ A - 1		
skala: 1:50	data: Szczecin, 09.2010	nr rys: 2